


ODTWARZENIE KANALIZACJI DESzczOWEJ W UL. WRZOSOWEJ W ŻYCHLINIE SKALA 1:500

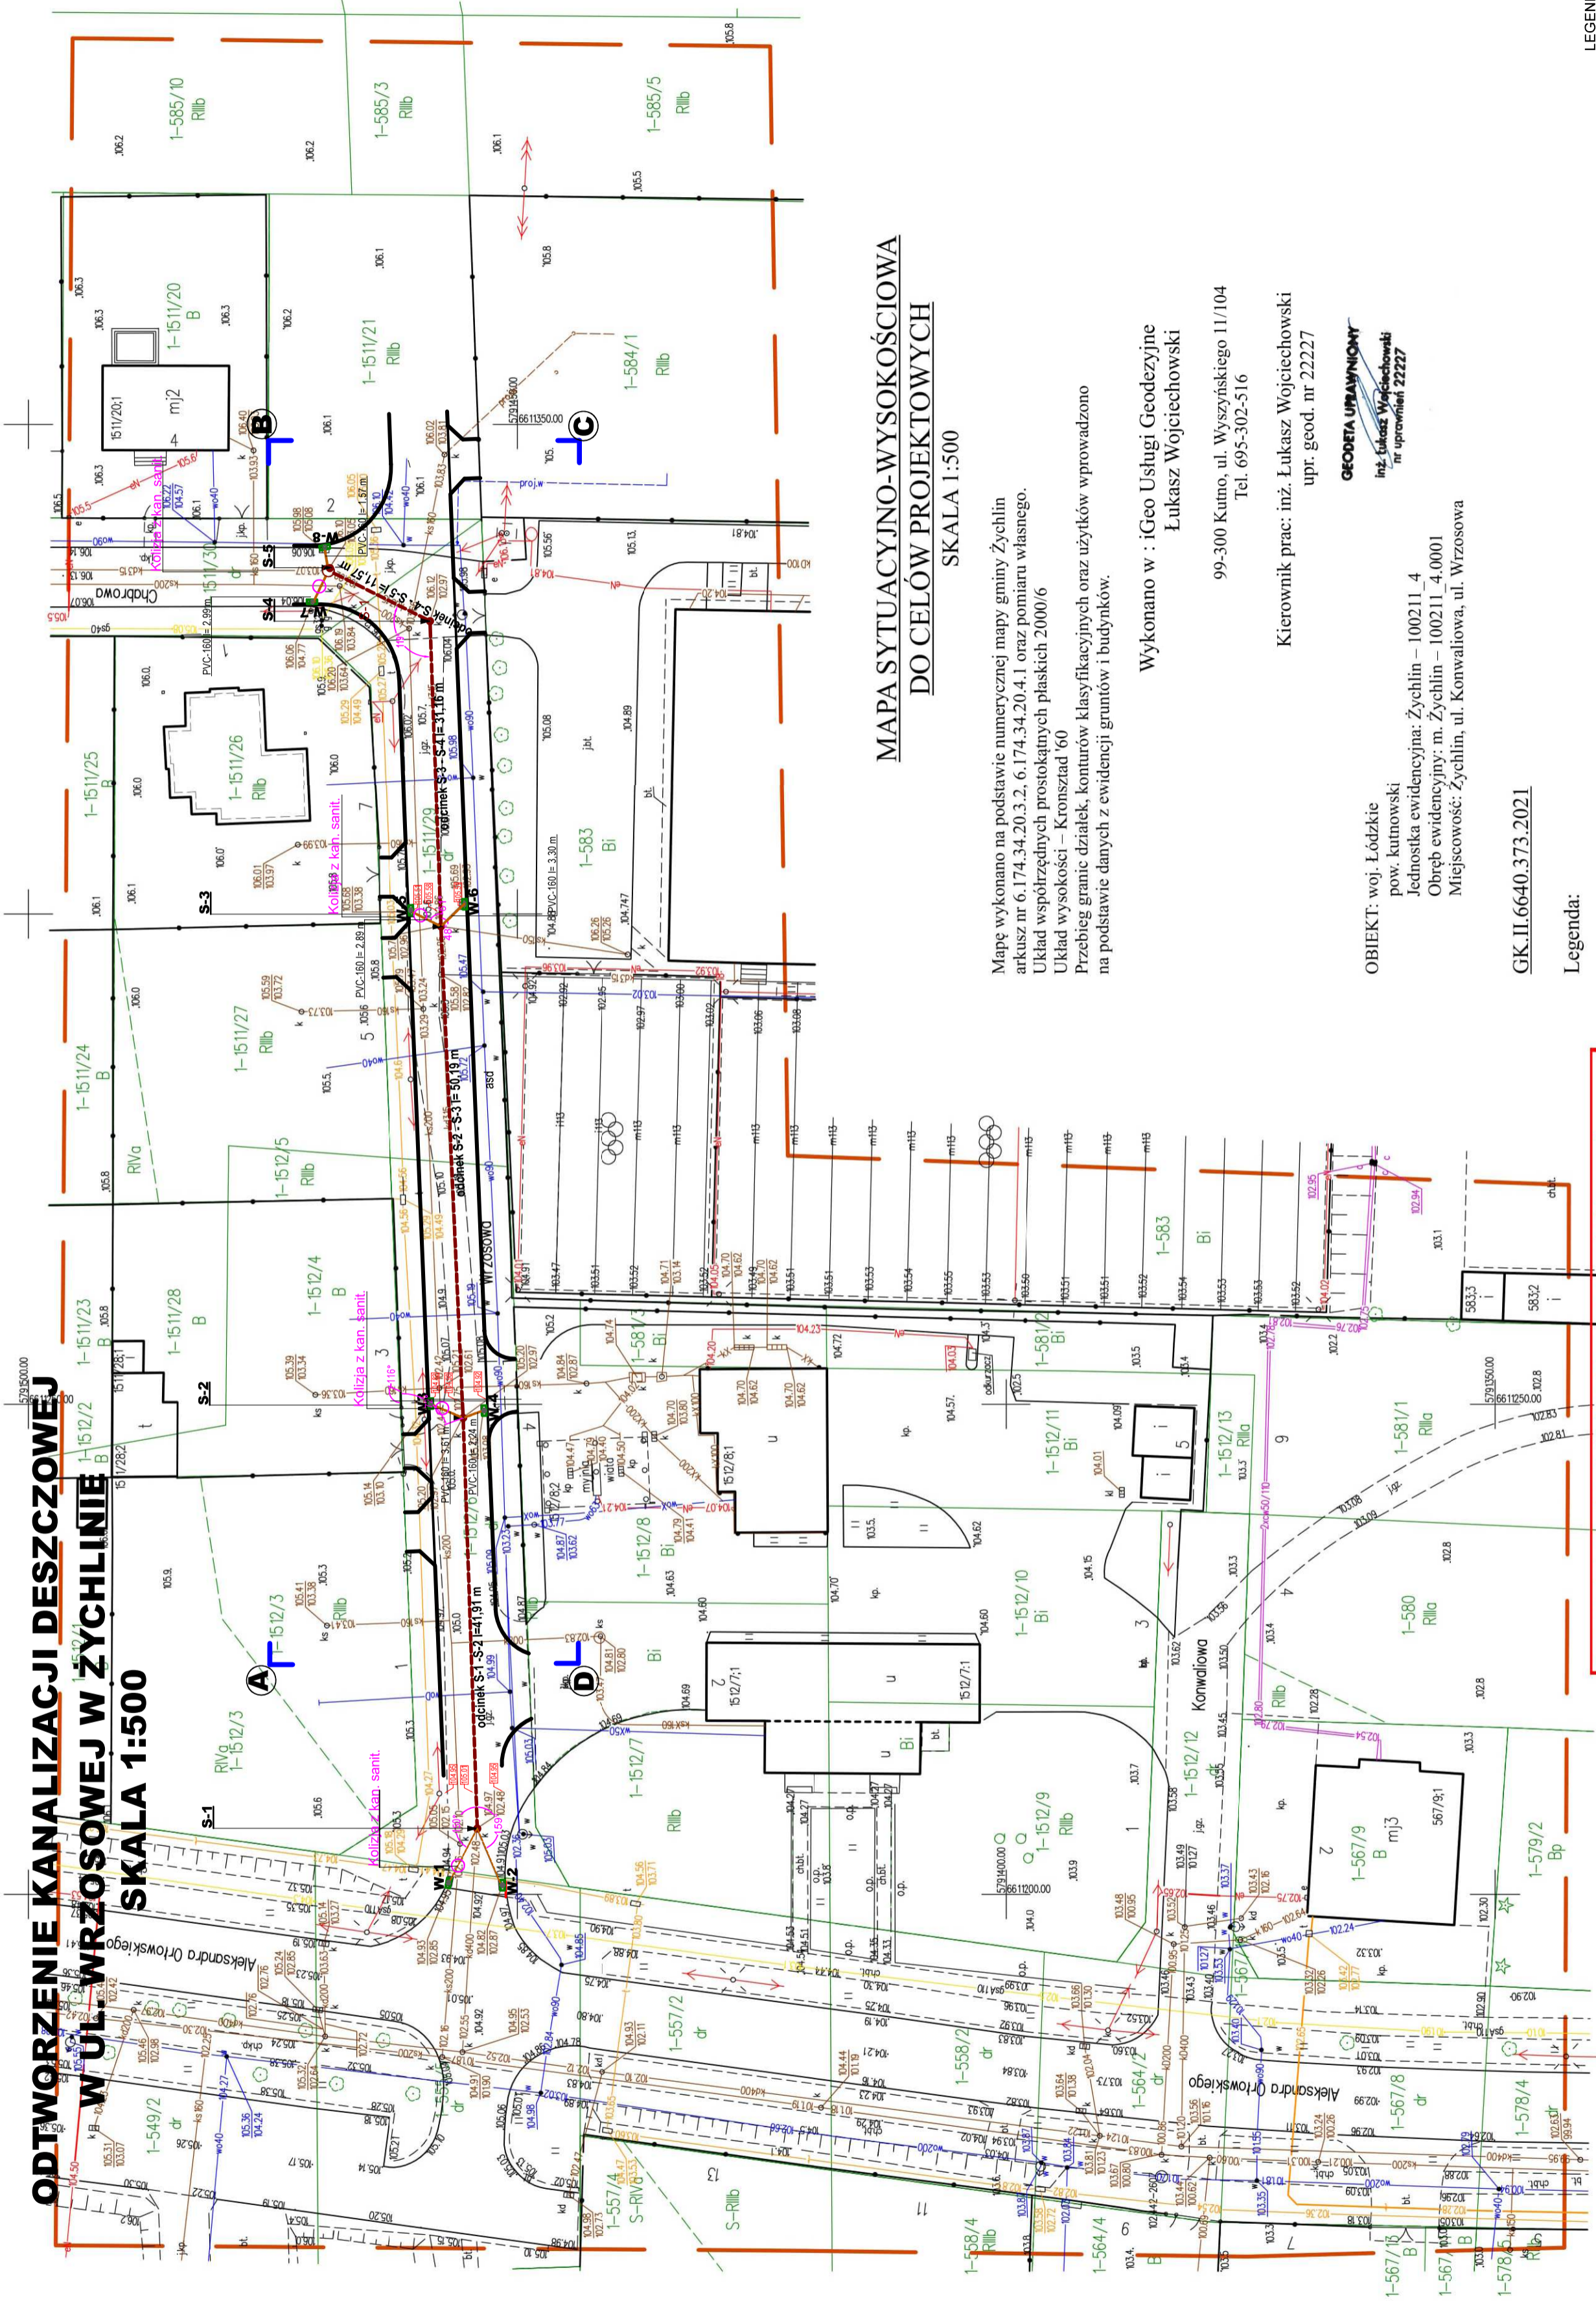

MAPA SYTUACYJNO-WYSOKOŚCIOWA DO CELÓW PROJEKTOWYCH SKALA 1:500

Mapę wykonano na podstawie numerycznej mapy gminy Żychlin
arkusz nr 6.174.34.20.3.2. 6.174.34.20.4.1 oraz pomiaru własnego.
Układ współrzędnych prostokątnych płaskich 2000/6
Przebieg granic działek, konturów klasyfikacyjnych oraz użytków wprowadzono
na podstawie danych z ewidencji gruntów i budynków.

Wykonano w : iGeo Usługi Geodezyjne
Łukasz Wojciechowski

99-300 Kumo, ul. Wyszynskiego 11/104
Tel. 695-302-516

Kierownik prac: inż. Łukasz Wojciechowski
upr. geod. nr 22227

GEODETA UPRAWNIONY
inż. Łukasz Wojciechowski
nr uprawnień 22227

OBIEKT: woj. Łódzkie
pow. kutnowski
Jednostka ewidencyjna: Żychlin – 100211_4
Obręb ewidencyjny: m. Żychlin – 100211_4.0001
Miejscowość: Żychlin, ul. Konwaliowa, ul. Wrzosowa

GK.II.6640.373.2021

Legenda:

--- zakres opracowania

UWAGA:

- Nie wyklucza się istnienia w terenie innych przewodów, o których brak informacji wynika z zaszczytliwej historii lub niedopełnienia przepisów zgłoszenia do inwentaryzacji
- Mapa wykonana bez ustalenia obciążenia służebności gruntowych.

A B C D Zakres opracowania robót budowy sieci kanalizacji
sanitarnej w ulicy Konwaliowej w Żychlinie

Kumo dnia: 16.03.2021 r.
(dokument podpisany elektronicznie)

GEODETA UPRAWNIONY
inż. Łukasz Wojciechowski
nr uprawnień 22227

Jestem świadomy odpowiedzialności karnej za złożenie fałszywych oświadczeń. Oświadczam, że operat techniczny zawierający rezultaty prac geodezyjnych w wyniku których powstał niniejszy dokument uzyskał pozytywny wynik weryfikacji

Identyfikator zgłoszenia prac geodezyjnych
Organ służby geodezyjnej, który otrzymał zgłoszenie
Wykonawca prac geodezyjnych

GK.II.6640.373.2021
Powiatowy Ośrodek Dokumentacji Geodezyjnej i Kartograficznej w Kutnie
iGeo Usługi Geodezyjne
Łukasz Wojciechowski

Nr oraz data sporządzenia dokumentu zawierającego wynik pozytywną weryfikacji
Imię i nazwisko oraz nr uprawnień zawodowych kierownika prac

16.03.2021r.
Łukasz Wojciechowski

**ZA ZGODNOŚĆ
Z ORYGINAŁEM**

mgr inż. ZBIGNIEW GALAZKA
inżynier ds. sieci kanalizacji
99-320 Żychlin, ul. Krasickiego 25
tel. 608 489 841

- LEGENDA**
- Koleja z podziemną infrastrukturą
 - Istn. kanalizacja deszczowa
 - Istn. studnia kanalizacji deszczowej
 - Wpust. Licznik białony
 - Proj. rzędna drogi / krawężnik proj. drogi
 - Przyłanek kanalizacji deszczowej do wymiany
 - Wpust deszczowy

ODTWARZENIE KANALIZACJI DESzczOWEJ W ULICY WRZOSOWEJ W ŻYCHLINIE	
Kierownik prac:	Gmina Żychlin
Projekt zagospodarowania terenu:	S1
Pracownik wykonujący:	Santiana
Skala:	1:500
Data:	02.2021 r.

mgr inż. ZBIGNIEW GALAZKA
inżynier ds. sieci kanalizacji
99-320 Żychlin, ul. Krasickiego 25
tel. 608 489 841